

Исх № 142-К от 12.03.2024г.

Техническому директору
АО «МЕТРОВАГОНМАШ»

Гафурову А.А.

КОПИЯ:

Руководитель проекта
АО «МЕТРОВАГОНМАШ»

Корчагин И.Н.

КОПИЯ:

Руководителю проекта
ООО «Проминжиниринг»

Колдашову С.А.

О согласовании трапов в помещении 110 цех 8

Уважаемый Абдулкадир Абдурахманович!

ООО «КиКГЕОСТРОЙ» в рамках договора №МВМ/19-07 от 19.07.2023г. выполняет работы на объекте «Цех № 8, расположенный по адресу: Московская область, г.о. Мытищи, ул. Колонцова, 4, капитальный ремонт».

С целью выполнения договора и соблюдения сроков в части работ в рамках раздела 130-23-ВК «Внутренние системы водоснабжения и канализации» просим Вас согласовать замену душевых трапов TR.G110-2 шт. и лотков душевых трапов LT160/1200мм (H45-51) – 2 шт. производства ГК «Азимут» запланированных к монтажу в помещении 110 нового АБК на душевой лоток с решеткой под кладку плитки с защитой от запаха:(сухой +гидрозатвор) (70*900мм) BAD459002, производитель ТИМ в количестве 4-х штук. Схему расположения трапов для душа прилагаем.


Приложение №1. Схема расположения трапов в помещении 110.

С уважением,

Руководитель проекта



Шевчук К.А.

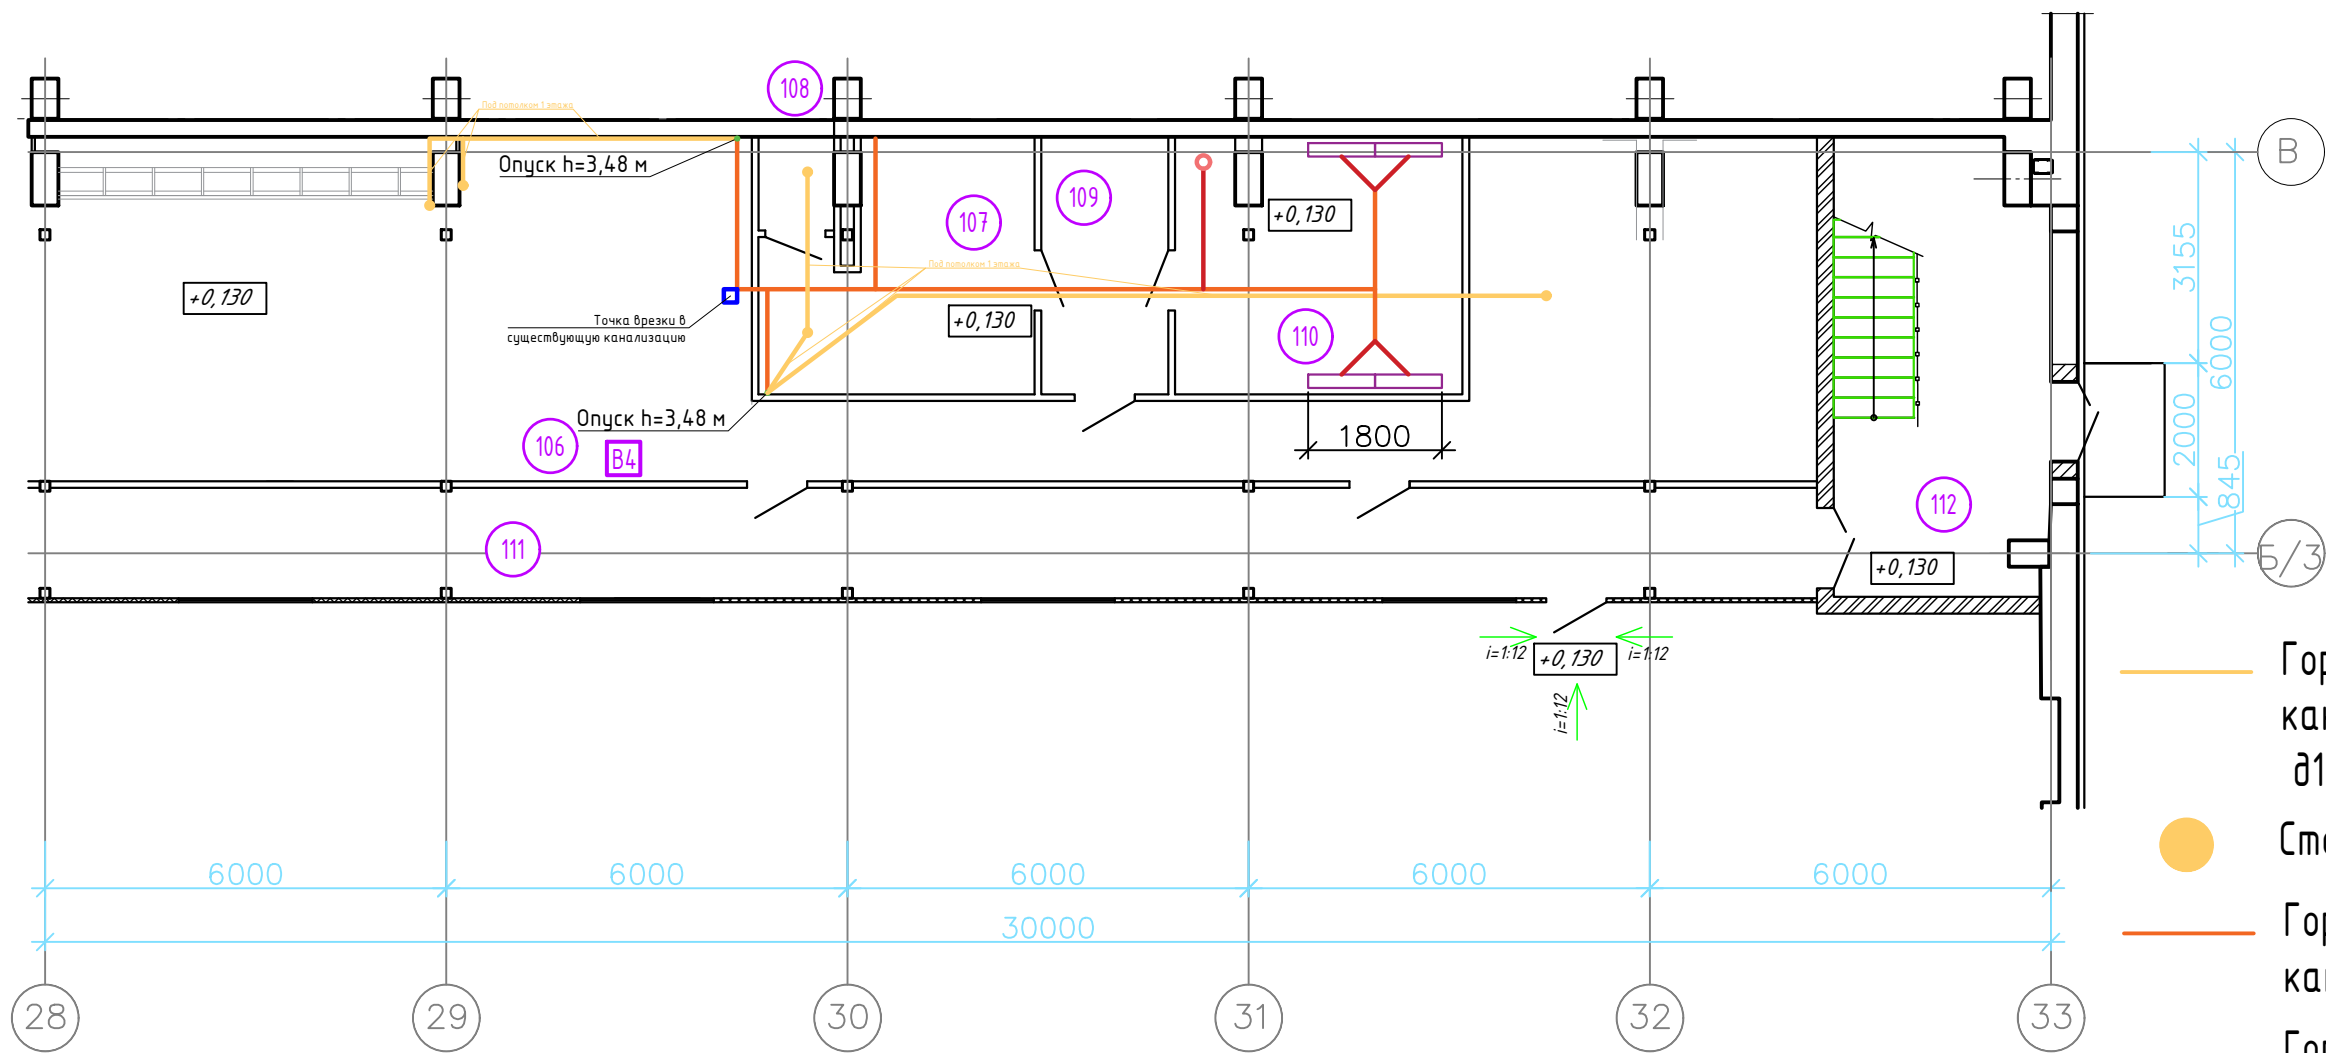

- Горизонтальная разводка системы канализации под потолком 1 этажа, d110
- Стойка системы канализации
- Горизонтальная разводка системы канализации по полу 1 этажа, d110
- Горизонтальная разводка системы канализации по полу 1 этажа, d50
- Душевой лоток 900x70, 4 шт
- Трап канализационный d100

					130-23-ВК			
					"Цех №8, расположенный по адресу: Московская область, г.о. Мытищи, ул. Колонцова, 4. Капитальный ремонт"			
Должность	Ф.И.О.	Подпись	Дата	Внутренние системы канализации		Стадия	Лист	Листов
Рук. проекта	Шевчук К.А.						1	1
Ген. директор	Кесслер Ю.Ф.			Устройство системы канализации в помещениях на осях В-Б/3, 28-33 отм. 0.000		ООО "КиКГЕОСТРОЙ"		
Ст. прораб	Шинкарев М.В.							
Рук. проекта	Куликов П.В.							