

Заказчик - АО «МЕТРОВАГОНМАШ»

**«ЦЕХ № 8, РАСПОЛОЖЕННЫЙ ПО АДРЕСУ: МОСКОВСКАЯ
ОБЛАСТЬ, Г.О. МЫТИЩИ, УЛ. КОЛОНЦОВА, 4.
КАПИТАЛЬНЫЙ РЕМОНТ»**

РАБОЧАЯ ДОКУМЕНТАЦИЯ

**АБК.
Силовое электрооборудование**

130-23-ЭМ1

Руководитель проекта



В.Е. Липатов

Инов. № подл.	
Подп. и дата	
Взам. инв. №	



ОВИСТ
НАУЧНО-ПРОИЗВОДСТВЕННОЕ ПРЕДПРИЯТИЕ



**ОБЩЕСТВО С ОГРАНИЧЕННОЙ ОТВЕТСТВЕННОСТЬЮ
НАУЧНО-ПРОИЗВОДСТВЕННОЕ ПРЕДПРИЯТИЕ « О В И С Т »**

Заказчик - АО «МЕТРОВАГОНМАШ»

**«ЦЕХ № 8, РАСПОЛОЖЕННЫЙ ПО АДРЕСУ: МОСКОВСКАЯ
ОБЛАСТЬ, Г.О. МЫТИЩИ, УЛ. КОЛОНЦОВА, 4.
КАПИТАЛЬНЫЙ РЕМОНТ»**

РАБОЧАЯ ДОКУМЕНТАЦИЯ

**АБК.
Силовое электрооборудование**

130-23-ЭМ1

Директор по проектированию

А.А. Лемехов

2023

Инов. № подл.	
Подп. и дата	
Взам. инв. №	

Инв.№ подл.

Подп. и дата

Взам. инв.№

Ведомость рабочих чертежей основного комплекта

Лист	Наименование	Примечание
1	Общие данные	
2	План расположения оборудования	
3	Щит ШУВ АБК. Схема электрическая принципиальная	
4	Заземление АБК	

Ведомость ссылочных и прилагаемых документов

Обозначение	Наименование	Примечание
	Прилагаемые документы:	
130-23-ЭМ1КЖ	Журнал силовых кабелей	
130-23-ЭМ1СО	Спецификация оборудования, изделий и материалов	
130-23-ЭМ1ВР	Ведомость объемов работ	

Общие указания

1. Рабочая документация разработана на основании задания на проектирование "Разработка проектной документации на стадии "Рабочая документация" по объекту: "Цех №8, расположенный по адресу: Московская область, г.о. Мытищи, ул. Колонцова, 4. Капитальный ремонт".

2. Разработанная рабочая документация соответствует:

- заданию на проектирование по титулу: "Цех №8, расположенный по адресу: Московская область, г.о. Мытищи, ул. Колонцова, 4. Капитальный ремонт";

- результатам инженерных изысканий;

- требованиям Федерального закона № 384-ФЗ от 30.12.2009 г. "Технический регламент о безопасности зданий и сооружений";

- требованиям Федерального закона № 123-ФЗ от 22.07.2008 г. "Технический регламент о требованиях пожарной безопасности";

- ГОСТ Р 21.101-2020 СПДС "Система проектной документации для строительства. Основные требования к проектной и рабочей документации";

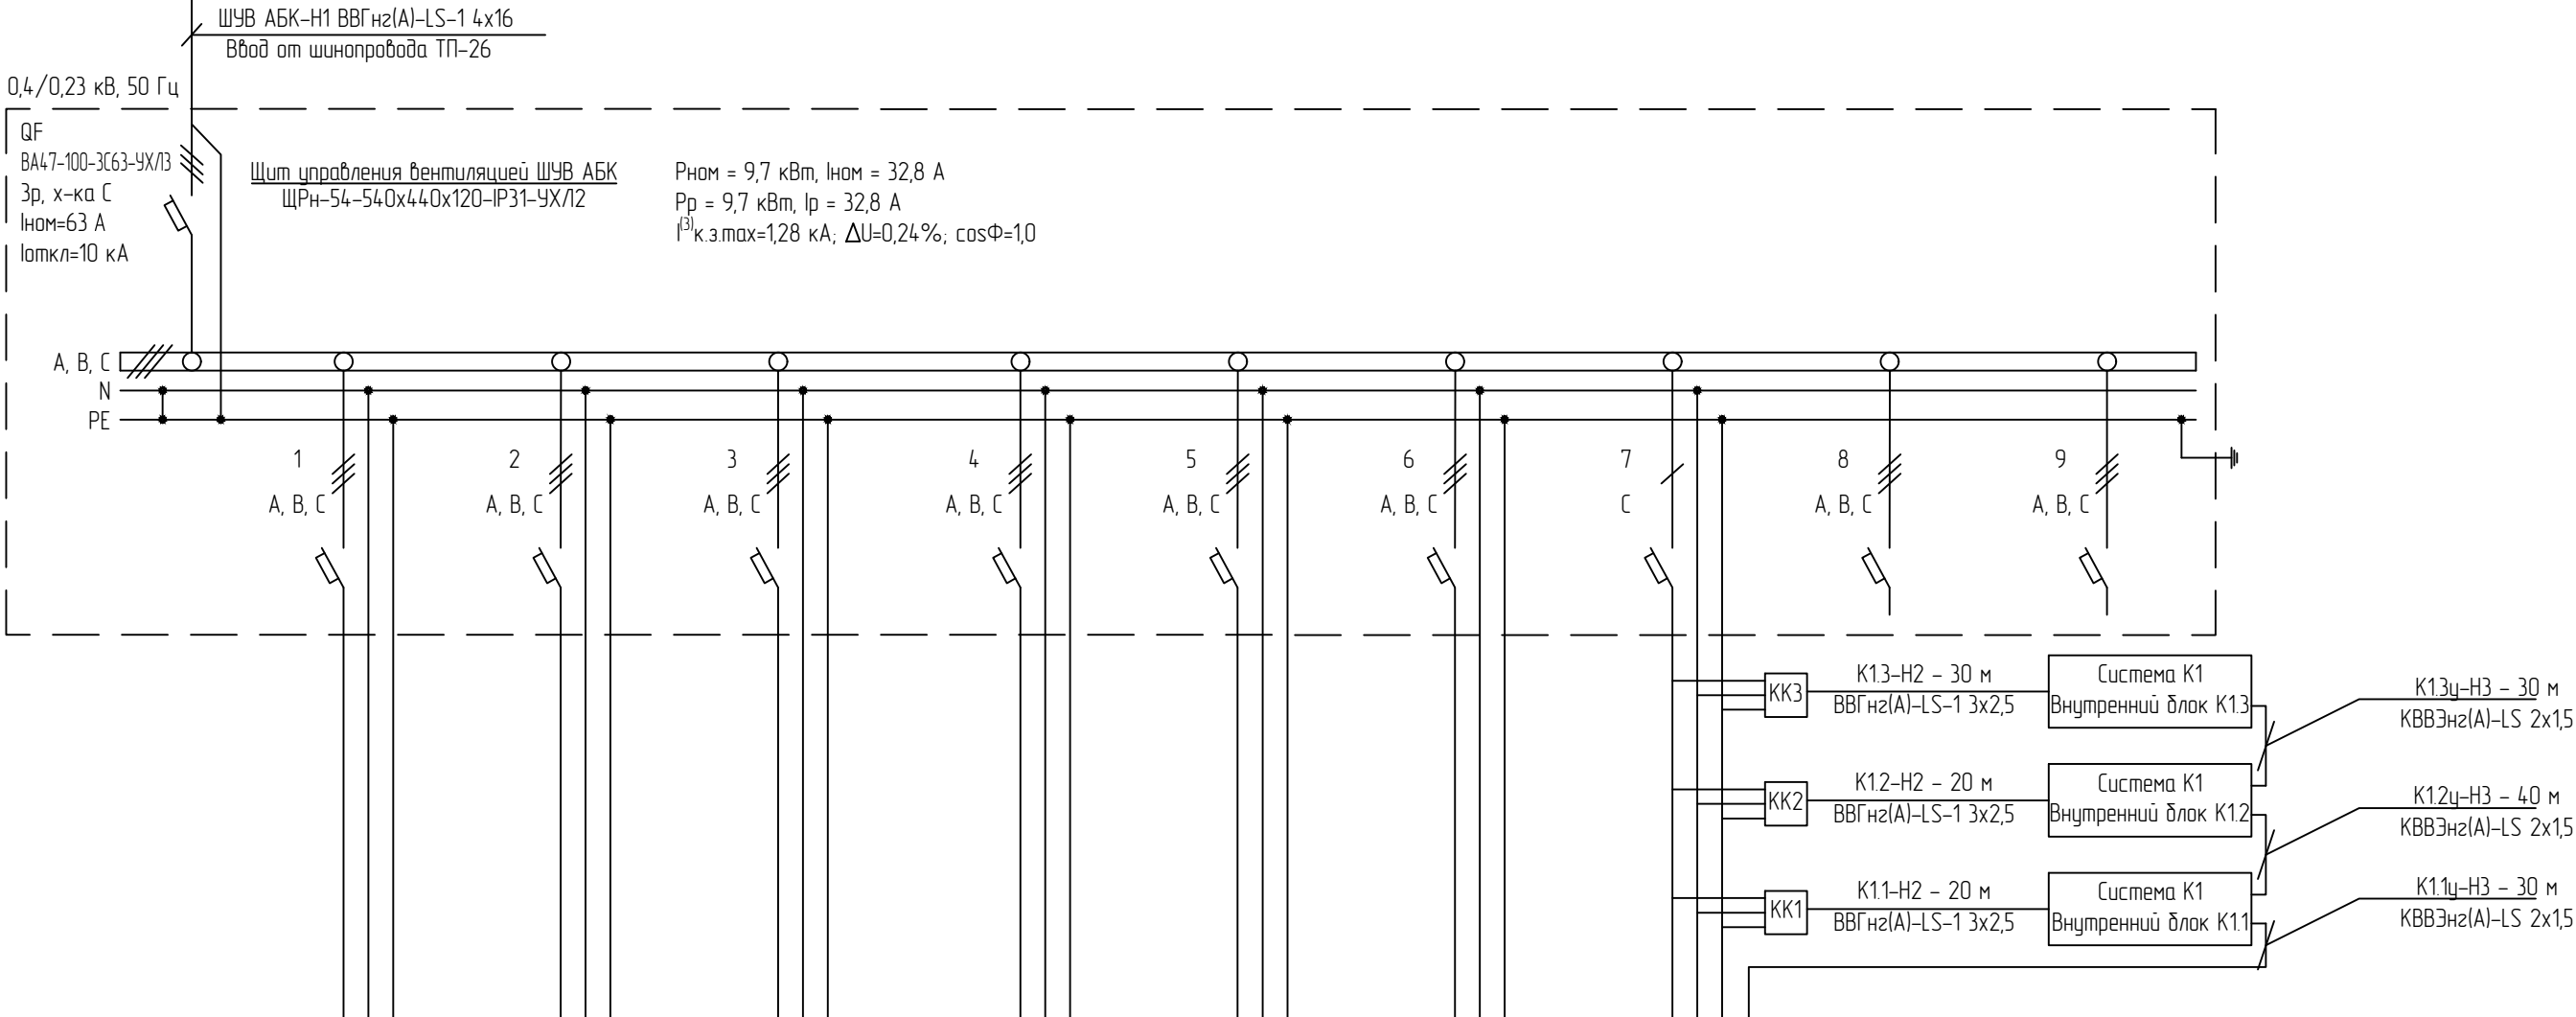
- ГОСТ 21.110-2013 "Система проектной документации для строительства. Спецификация оборудования, изделий и материалов";

3. Рабочая документация разработана в соответствии с требованиями действующей на момент разработки нормативно-технической документации.

4. Ведомость основных комплектов рабочих чертежей по титулу "Цех №8, расположенный по адресу: Московская область, г.о. Мытищи, ул. Колонцова, 4. Капитальный ремонт" см. 130-23-ВПК.

						130-23-ЭМ1				
						Цех №8, расположенный по адресу: Московская область, г.о. Мытищи, ул. Колонцова, 4. Капитальный ремонт				
Изм.	Колуч	Лист	№ док	Подп.	Дата	АБК Силовое электрооборудование		Стадия	Лист	Листов
Разраб.		Данилова			09.08.23			Р	1	4
						Общие данные		ООО НПП «ОВИСТ»		
Н.контр.		Лемехов			09.08.23					
ГИП		Зайчиков			09.08.23					

Формат А3



Номер группы	П1-Н1	В1-Н1	В2-Н1	В3-Н1	В4-Н1	В5-Н1	К1-Н1	Резерв	Резерв
Номинальная мощность, кВт	2,8	0,16	0,07	0,22	0,22	0,22	6	-	-
Номинальный ток, А	4,26	0,24	0,11	0,33	0,33	0,33	27,24	-	-
Автоматический выключатель, № по каталогу	ВА47-100 Зр, х-ка "С" Icu=10 кА	ВА47-100 Зр, х-ка "С" Icu=10 кА	ВА47-100 Зр, х-ка "С" Icu=10 кА	ВА47-100 Зр, х-ка "С" Icu=10 кА	ВА47-100 Зр, х-ка "С" Icu=10 кА	ВА47-100 Зр, х-ка "С" Icu=10 кА	ВА47-100 1р, х-ка "С" Icu=10 кА	ВА47-100 Зр, х-ка "С" Icu=10 кА	ВА47-100 Зр, х-ка "С" Icu=10 кА
Уставка расцепителя, А	10	10	10	10	10	10	32	10	10
Потеря напряжения, %	0,07	0,01	0,01	0,01	0,01	0,01	2,2	-	-
Марка провода, кабеля	ВВГнг(А)-LS-1	ВВГнг(А)-LS-1	ВВГнг(А)-LS-1	ВВГнг(А)-LS-1	ВВГнг(А)-LS-1	ВВГнг(А)-LS-1	ВВГнг(А)-LS-1	-	-
Число жил, сечение, мм ²	5x2,5	5x2,5	5x2,5	5x2,5	5x2,5	5x2,5	3x6	-	-
Способ прокладки	в трубе гофр. – 5 м	в трубе гофр. – 5 м	в трубе гофр. – 5 м	в трубе гофр. – 5 м	в трубе гофр. – 5 м	в трубе гофр. – 5 м	в металлоленте – 10 м; в каб. канале – 50 м	-	-
Марка кабеля управления	-	-	-	-	-	-	-	-	-
Число жил, сечение, мм ²	-	-	-	-	-	-	-	-	-
Способ прокладки	-	-	-	-	-	-	-	-	-
Наименование помещений	212	212	212	212	212	212	Установка на кровле здания	-	-
Наименование потребителя	Шкаф управления системой П1	Шкаф управления системой В1	Шкаф управления системой В2	Шкаф управления системой В3	Шкаф управления системой В4, В6	Шкаф управления системой В5	Система К1 Наружный блок К1	Резерв	Резерв

1. Работать совместно с 130-23-ЭМ1, л. 2.

						130-23-ЭМ1				
						Цех №8, расположенный по адресу: Московская область, г.о. Мытищи, ул. Колонцова, 4. Капитальный ремонт				
Изм.	Колуч	Лист	№ док	Подп.	Дата	АБК Силовое электрооборудование		Стадия	Лист	Листов
Разраб.		Данилова		<i>Данил</i>	09.08.23			Р	3	
						Щит ШУВ АБК Схема электрическая принципиальная		ООО НПП «ОВИСТ»		
Н.контр.		Лемехов		<i>Лемехов</i>	09.08.23					

План на отм. +3.750. Фрагмент

спуск на отм. +0.400 к суц. контуру заземления

+1,650

+3,750

ГЗШ

+3,750

6000

6000

31

32

33

212

215

214

В

В/З

Условные обозначения

– заземлитель горизонтальный

– место присоединения заземляющих выводов электрооборудования к контуру заземления

– место спуска полосы на более низкую отметку

Спецификация оборудования и материалов

Поз.	Наименование	Тип Марка	ГОСТ	Кол-во	Масса ед, кг		Примечание
					Ед.	Общ.	
1	Заземлитель горизонтальный из стали полосовой оцинкованной, м	ст. пол. 40x4	103-2006 СтЗ 535-2005	50	1,256	62,8	
2	ГЗШ 20. Медная шина заземления 40x5, 20 подключений	ГЗШ 20 40x5		1	1	1	

Соединения и ответвления заземляющих проводников из полосовой оцинкованной стали сечением 40x4 мм

М 1:2

А

Вид А
М 1:2

Б

Вид Б
М 1:2

В

Вид В
М 1:2

Взам. инв.Н

Инв.Н подл.

Подп. и дата

	2 этаж			
201	Офисное помещение	31,7	В4	
202	Офисное помещение	60,9	В4	
203	Офисное помещение	30,9	В4	
204	Санузел	19,5	–	
205	КУИ	4,8	В4	
206	Тамбур	4,1	–	
207	Умывальная	12,1	–	
208	Санузел	1,6	–	
209	Душевая	9,8	–	
210	Преддушевая	6,4	–	
211	Гардероб женский (50 человек)	42,8	–	
212	Венткамера	30,4	В4	
213	Коридор	83,6	–	
214	Лестничная клетка	21,1	–	
215	Венткамера	17,03	В4	

1. Конструкция ЗУ здания выполняется по условиям удобства присоединения оборудования и общего выравнивания потенциала в соответствии с ПУЭ изд.7 – 1.7.90, 1.7.91, 1.7.92, 1.7.93, 1.7.94.

2. Горизонтальные заземлители выполняются из стальной полосы и образуют замкнутые контуры по периметрам помещений венткамер АБК. Полоса прокладывается по стене на высоте 0,4 м от уровня пола, при пересечении дверных проемов – по контуру двери.

3. Все соединения элементов заземляющего устройства, в том числе и пересечения, выполняются при помощи сварки. Места сварных соединений необходимо зачистить и покрыть антикоррозийной цинкнаполненной композицией "Цинол", а затем антикоррозийной краской "Алпол" в два слоя.

4. Внутренний контур заземления присоединяется к главной заземляющей шине (ГЗШ), в качестве которой используется медная шина заземления ГЗШ 20.

5. Присоединение спусков заземления от оборудования до контура заземления выполняется стальной полосой при помощи сварки.

6. Для заземления подвесных кабельных конструкций полосу заземления присоединить к подвесным лоткам и соединить с магистралями заземления.

Изм.	Колуч	Лист	№ док	Подп.	Дата
Разраб.		Данилова			09.08.23
Н.контр.		Лемехов			09.08.23

130-23-ЭМ1

Цех №8, расположенный по адресу:
Московская область, г.о. Мытищи, ул. Коланцова, 4. Капитальный ремонт

АБК	Стадия	Лист	Листов
Силовое электрооборудование	Р	4	

Заземление АБК

ООО НПП «ОВИСТ»

Формат А3

Внимание!
Кабельный журнал не может служить основанием для нарезки кабеля.
Кабели отрезаются по фактически промеренной трассе.

Инв. N подл.	Подп. и дата	Взам. инв. N

						130-23-ЭМ1.КЖ				
						Цех №8, расположенный по адресу: Московская область, г.о. Мытищи, ул. Колонцова, 4. Капитальный ремонт				
Изм.	Колуч.	Лист	№ док	Подп.	Дата					
Разраб.		Данилова			09.08.23	АБК Силовое электрооборудование		Стадия	Лист	Листов
								Р	1	5
Н.контр.		Лемехов			09.08.23	Журнал силовых кабелей		ООО НПП «ОВИСТ»		

Инв.№ подл.	Подп. и дата	Взам. инв.№
-------------	--------------	-------------

Содержание											
№ п/п	Наименование монтажной единицы			Лист	№ п/п	Наименование монтажной единицы			Лист		
1	Сводная спецификация			3							
2	Питание щита управления вентиляцией ШУВ АБК			4							
3	Вентиляция АБК			4							
4	Кондиционирование АБК			5							

Спецификация на силовые кабели (в метрах)

# п/п	Наименование монтажной единицы	ВВГнгз(А)-LS-1				КГВЭВнгз(А)-LS-1
		4x16	5x2,5	3x6	3x2,5	2x1,5
1	Питание щита управления вентиляцией ШУВ АБК	30				
2	Вентиляция АБК		30			
3	Кондиционирование АБК			60	70	100
Итого		30	30	60	70	100

 
 
 
 
 
 
Инв.№ подл.	Подп. и дата	Взам. инв.№

Изм.	Колуч	Лист	№док.	Подпись	Дата

130-23-ЭМ1.КЖ

Взам. инв. N	
Подп. и дата	
Инв. N подл.	

Марка кабеля	Тип	Число и сечение жил	Число резервных жил	Направление кабеля		Длина (м)		Примечание
				Откуда	Куда	По проекту	Проложено	
				Питание щита управления вентиляцией ЩУВ АБК				
				(см. 130-23-ЭМ1, л.3)				
ЩУВ АБК-Н1	ВВГнг(А)-LS-1	4x16		Сущ. шинопровод ТП-26	Щит управления вентиляцией ЩУВ АБК	30		10 м в металлорукаве φ=32 мм, 20 м в трубе гофр ПВХ φ=32 мм
				Вентиляция АБК				
				(см. 130-23-ЭМ1, л.3)				
П1-Н1	ВВГнг(А)-LS-1	5x2,5		Щит управления вентиляцией ЩУВ АБК	Шкаф управления системой П1	5		В трубе гофр. ПВХ φ=32 мм
В1-Н1	ВВГнг(А)-LS-1	5x2,5		Щит управления вентиляцией ЩУВ АБК	Шкаф управления системой В1	5		В трубе гофр. ПВХ φ=32 мм
В2-Н1	ВВГнг(А)-LS-1	5x2,5		Щит управления вентиляцией ЩУВ АБК	Шкаф управления системой В2	5		В трубе гофр. ПВХ φ=32 мм
В3-Н1	ВВГнг(А)-LS-1	5x2,5		Щит управления вентиляцией ЩУВ АБК	Шкаф управления системой В3	5		В трубе гофр. ПВХ φ=32 мм
В4-Н1	ВВГнг(А)-LS-1	5x2,5		Щит управления вентиляцией ЩУВ АБК	Шкаф управления системой В4	5		В трубе гофр. ПВХ φ=32 мм
В5-Н1	ВВГнг(А)-LS-1	5x2,5		Щит управления вентиляцией ЩУВ АБК	Шкаф управления системой В5	5		В трубе гофр. ПВХ φ=32 мм
</								

		Позиция	Наименование и техническая характеристика	Тип, марка. Обозначение документа, опросного листа	Код оборудования, изделия материала	Завод - изготовитель	Единица измерения	Количество	Масса единицы, кг	Примечание																																																																														
		1	2	3	4	5	6	7	8	9																																																																														
			Низковольтное оборудование																																																																																					
		1	Щит распределительный навесного исполнения, в составе:	ШУВ АБК см. 130-23-ЭМ1, л.3		КЭАЗ	компл.	1		высота монтажа 1 м																																																																														
		1.1	выключатель автоматический 3р, Iном=63 А, Icu=10 кА, х-ка С	ВА47-100-3С63-УХЛ3			шт.	1																																																																																
		1.2	выключатель автоматический 3р, Iном=10 А, Icu=10 кА, х-ка С	ВА47-100-3С10-УХЛ3			шт.	8																																																																																
		1.3	выключатель автоматический 1р, Iном=32 А, Icu=10 кА, х-ка С	ВА47-100-1С32-УХЛ3			шт.	1																																																																																
		1.4	корпус металлический	ЩРН-54-540х440х120-IP31-УХЛ3			шт.	1																																																																																
			Кабельные изделия																																																																																					
		1	Кабель силовой с медными жилами с ПВХ изоляцией пониженной пожароопасности	ВВГнг(А)-LS-1 ож																																																																																				
			сечением 4х16 мм2				м/кг	30/29,1	0,97	2 конца, 10 м в металлорукаве; 20 м в трубе гофр. ПВХ Ø=32 мм;																																																																														
			сечением 5х2,5 мм2				м/кг	30/12,0	0,401	12 концов, в трубе гофр. ПВХ Ø=32 мм																																																																														
			сечением 3х6 мм2				м/кг	60/29,2	0,486	2 конца; 10 м в металлорукаве Ø=32 мм, 50 м в каб. канале;																																																																														
			сечением 3х2,5 мм2				м/кг	70/20,7	0,295	6 концов, 40 м в трубе гофр. ПВХ Ø=32																																																																														
		2	Кабель с медными жилами с ПВХ изоляцией экранированный	КВВЭнг(А)-LS			м/кг	100/25	0,25	6 концов; 40 м в трубе гофр. ПВХ Ø=32 мм, 60 м в лотке;																																																																														
Взам. инв. N			сечением 2х1,5 мм2																																																																																					
Подп. и дата		<table><tr><td></td><td></td><td></td><td></td><td></td><td></td><td colspan="4">130-23-ЭМ1.СО</td></tr><tr><td></td><td></td><td></td><td></td><td></td><td></td><td colspan="4" rowspan="3">«Цех №8, расположенный по адресу: Московская область, г.о. Мытищи, ул. Колонцова, 4. Капитальный ремонт».</td></tr><tr><td></td><td></td><td></td><td></td><td></td><td></td></tr><tr><td>Изм.</td><td>Кол.уч.</td><td>Лист</td><td>№ Док.</td><td>Подп.</td><td>Дата</td></tr><tr><td>Разраб.</td><td></td><td>Данилова</td><td></td><td></td><td>09.08.23</td><td colspan="2" rowspan="3">АБК Силовое электрооборудование</td><td>Стадия</td><td>Лист</td><td>Листов</td></tr><tr><td></td><td></td><td></td><td></td><td></td><td></td><td>Р</td><td>1</td><td>2</td></tr><tr><td></td><td></td><td></td><td></td><td></td><td></td></tr><tr><td rowspan="3">Инв. N подл.</td><td rowspan="3"></td><td colspan="2" rowspan="3"></td><td>Н. контр.</td><td>Зайчиков</td><td></td><td>09.08.23</td><td colspan="2" rowspan="3">Спецификация оборудования, изделий и материалов</td><td colspan="2" rowspan="3">ООО НПП "ОВИСТ"</td></tr><tr><td></td><td></td><td></td><td></td></tr><tr><td></td><td></td><td></td><td></td></tr></table>															130-23-ЭМ1.СО										«Цех №8, расположенный по адресу: Московская область, г.о. Мытищи, ул. Колонцова, 4. Капитальный ремонт».										Изм.	Кол.уч.	Лист	№ Док.	Подп.	Дата	Разраб.		Данилова			09.08.23	АБК Силовое электрооборудование		Стадия	Лист	Листов							Р	1	2							Инв. N подл.				Н. контр.	Зайчиков		09.08.23	Спецификация оборудования, изделий и материалов		ООО НПП "ОВИСТ"									
																	130-23-ЭМ1.СО																																																																							
															«Цех №8, расположенный по адресу: Московская область, г.о. Мытищи, ул. Колонцова, 4. Капитальный ремонт».																																																																									
Изм.	Кол.уч.										Лист	№ Док.	Подп.	Дата																																																																										
Разраб.											Данилова			09.08.23	АБК Силовое электрооборудование		Стадия	Лист	Листов																																																																					
																	Р	1	2																																																																					
Инв. N подл.													Н. контр.	Зайчиков		09.08.23	Спецификация оборудования, изделий и материалов		ООО НПП "ОВИСТ"																																																																					

		Позиция	Наименование и техническая характеристика	Тип, марка. Обозначение документа, опросного листа	Код оборудования, изделия материала	Завод - изготовитель	Единица измерения	Количество	Масса единицы, кг	Примечание
		1	2	3	4	5	6	7	8	9
			Кабельные конструкции							
		1	Лоток проволочный ГЦ, l=3000 мм, h=35 мм, b=50 мм	ЛП 50-35-3 s-4,0 ГЦ, L=3 м	арт. 227134	ООО "ПРОТЭК"	м/шт.	120/40	0,31	
		2	Соединитель безвинтовой проволочного лотка ГЦ	СБЛЛ	арт. 220972	ООО "ПРОТЭК"	шт.	80	0,03	
		3	Крюк подвеса проволочного лотка	КПЛЛ	арт. 220976	ООО "ПРОТЭК"	шт.	160	0,03	
			Оборудование и материалы							
		1	Заземляющий проводник гибкий	ЗПГ-316.02.200-М		ЭЛМАШПРОМ	шт.	40		
		2	Труба гофрированная ПВХ с протяжкой, d внеш=32 мм				м	130		
		3	Металлорукав герметичный в ПВХ изоляции	РЗ-ЦПнг-LS-32			м	20		
		4	Скоба металлическая двухлапковая, d 38-40 мм	СМД-П 38-40			шт.	150		
Взам. инв. N		5	Медная шина заземления 40x5, 20 подключений	ГЗШ 20 40x5			шт.	1	1	
		6	Коробка клеммная для наружного монтажа	70x70x40 IP55			шт.	3		
Подп. и дата			Прокат черных металлов							
		1	Полоса стальная оцинкованная	40x4 ГОСТ 103-2006 Ст3 ГОСТ 535-2005			м/кг	50/62,8	1,256	заземление внутреннее
Инв. N подл.										
								130-23-ЭМ1.С0		Лист
										2
		Изм.	Кол.уч.	Лист	№ док.	Подп.	Дата			