
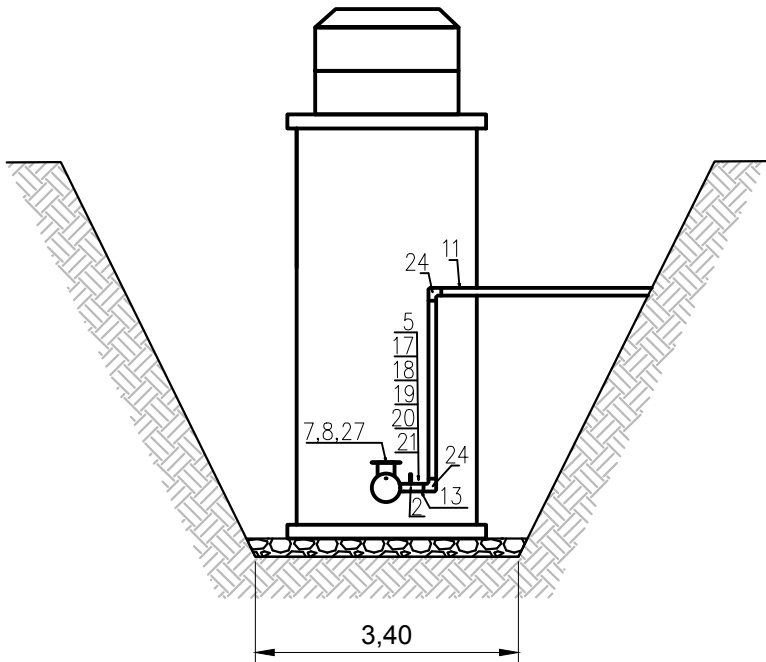


Схема расположения трубопроводной арматуры в кол. В1-2

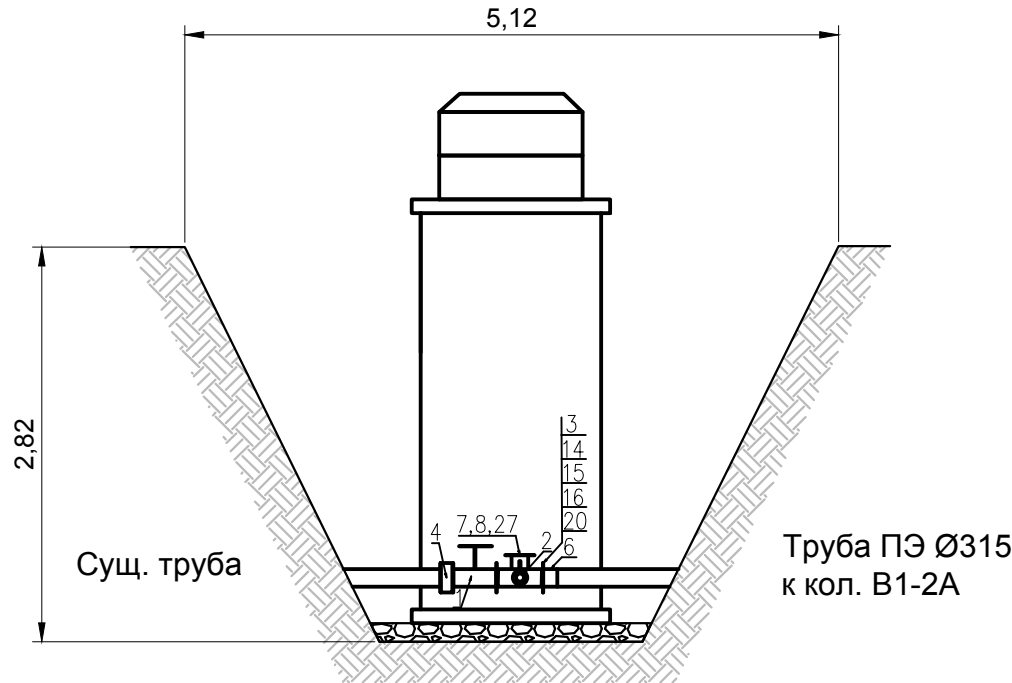

Условные обозначения:

 Участки производства работ В1-2, В1-2А

Ведомость смонтированной трубопроводной арматуры в колодце В1-2				
Поз. обознач.	Наименование	Ед. изм.	Кол.	Примечание
1	Задвижка чугунная с обрезиненным клином невыемным шпинделем фланцевая МЗВ-300 (DN300) Ру1,6 МПа (16 кгс/см²) 30ч39р	шт	1	
2	Задвижка чугунная клиновая фланцевая с обрезиненным клином 30ч39р Ду 100 1.6 Мпа	шт	1	
3	Фланец свободный стальной Ду 300 мм (для труб Ø315 мм)	шт	1	
4	Фланцевый адаптер (ПФРК) UNIVERSAL DN300 (315-332)	шт	1	
5	Стальной фланец для ПЭ d110/DN100, PN10/16	шт	1	
6	Втулка ПЭ100 SDR 17 под фланец d=315 мм PN10 кгс/см2	шт	1	
7	Гидрант ГП-Н-2,0 м (сталь) Условный проход 125 мм	шт	1	От Заказчика
8	Тройник с пожарной подставкой фланцевый ППТФ чугунный ВЧШГ с ЦПП Ду 300х300 боковая врезка 125 с подставкой под гидрант	шт	1	
11	Труба полиэтиленовая напорная ПЭ100 SDR17 - 110х6,6 «питьевая»	м	2,00	
13	Втулка ПЭ100 SDR17 под фланец свободный металлический d=110 мм	шт	1	
14	Болт М20х80	шт	32	
15	Гайка М20	шт	32	
16	Шайба М20	шт	64	
17	Болт М16х80 DIN 933	шт	16	
18	Гайка М16 DIN 934	шт	16	
19	Шайба М16 DIN 125	шт	16	
20	Прокладка резиновая DN 300	шт	3	
21	Прокладка резиновая DN 100	шт	2	
24	Отвод электросварной 90° ПЭ100 SDR11	шт	2	
27	Прокладка под гидрант усиленная	шт	1	От Заказчика

					2023	131-23-НБКЗ		
						Ж/д пути от испытательного центра до обкаточной линии с удлинением трансбордера, расположенные по адресу: Московская область, г.о. Мытищи, ул. Колонцова, 4		
Изм.	Кол.	Лист	№ док.	Подпись	Дата	Наружные сети водоснабжения и канализации.	Стадия	Лист
Руков. проекта		Шевчук К.А.			09.10	Переустройство хозяйственного водопровода В1.	ИД	1
ген. директор		Кесслер Ю.Ф.			09.10	Колодец В1-2, колодец В1-2А.		2
Нач. участка		Перевизник А.П.			09.10	Исполнительная схема №21	ООО "КИКГЕОСТРОЙ"	
Гл. инженер		Юрченко В.И.			09.10	Установка трубопроводной арматуры в колодце В1-2.		