

Лист 1 из 1


Взам инв. N

Подп. и дата

Инв. N подл.

2023.33

12

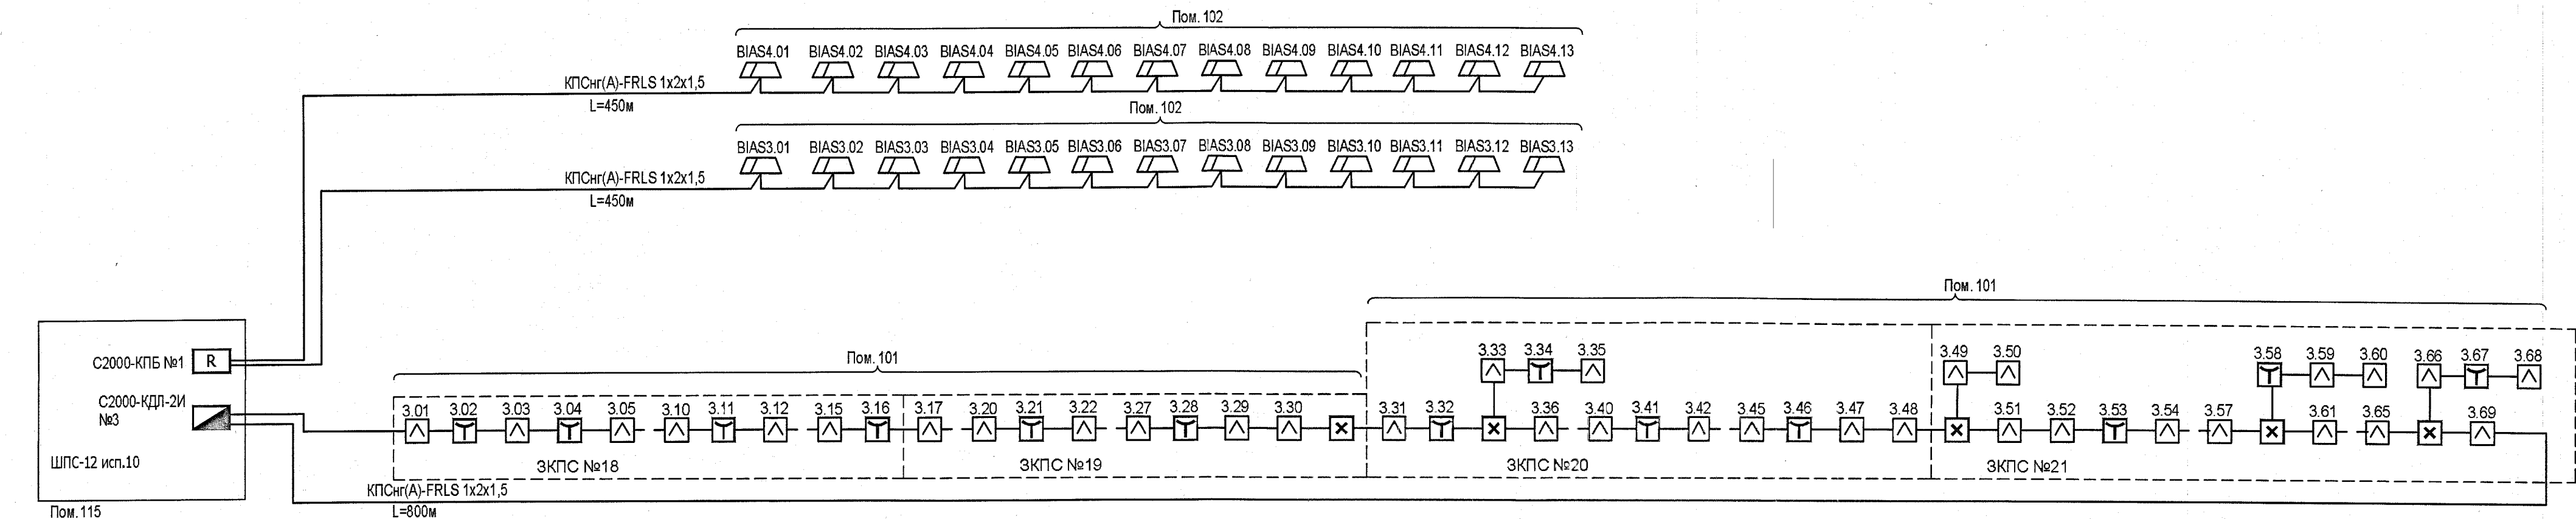

УСЛОВНЫЕ ОБОЗНАЧЕНИЯ

- Контроллер двухпроводной линии
- Модуль управления
- Извещатель пожарный ручной
- Модуль локализации короткого замыкания
- Извещатель пожарный пламени адресный (С2000-Спектрон-607)
- Оповещатель звуковой (СОУЗ)

ПОДЛИННИК
В АО "ИПРОМАШПРОМ"

Шкаф пожарной сигнализации ШПС-12 исп. 10 и блок контрольно-пусковой С2000-КПБ предусмотрен в рамках первого этапа проектирования

						1727-1/9-52-ПС2			
						АО «МЕТРОВАГОНМАШ»			
Изм.	Кол.уч	Лист	N док	Подпись	Дата	«Реконструкция цеха № 417 под размещение испытательного центра» расположенного по адресу: Московская область, г.о. Мытищи, ул. Колонцова, 4» (2-й этап)	Стадия	Лист	Листов
Разраб.		Кузнецова			12.04.23		Р	2	
Проверил		Александров			12.04.23				
						Пожарная сигнализация и оповещение о пожаре. Схема структурная	АО "ИПРОМАШПРОМ" ЭТО		
Н. контр.		Сухова			12.04.23				
Рук.ЭТО		Юрков			12.04.23				