


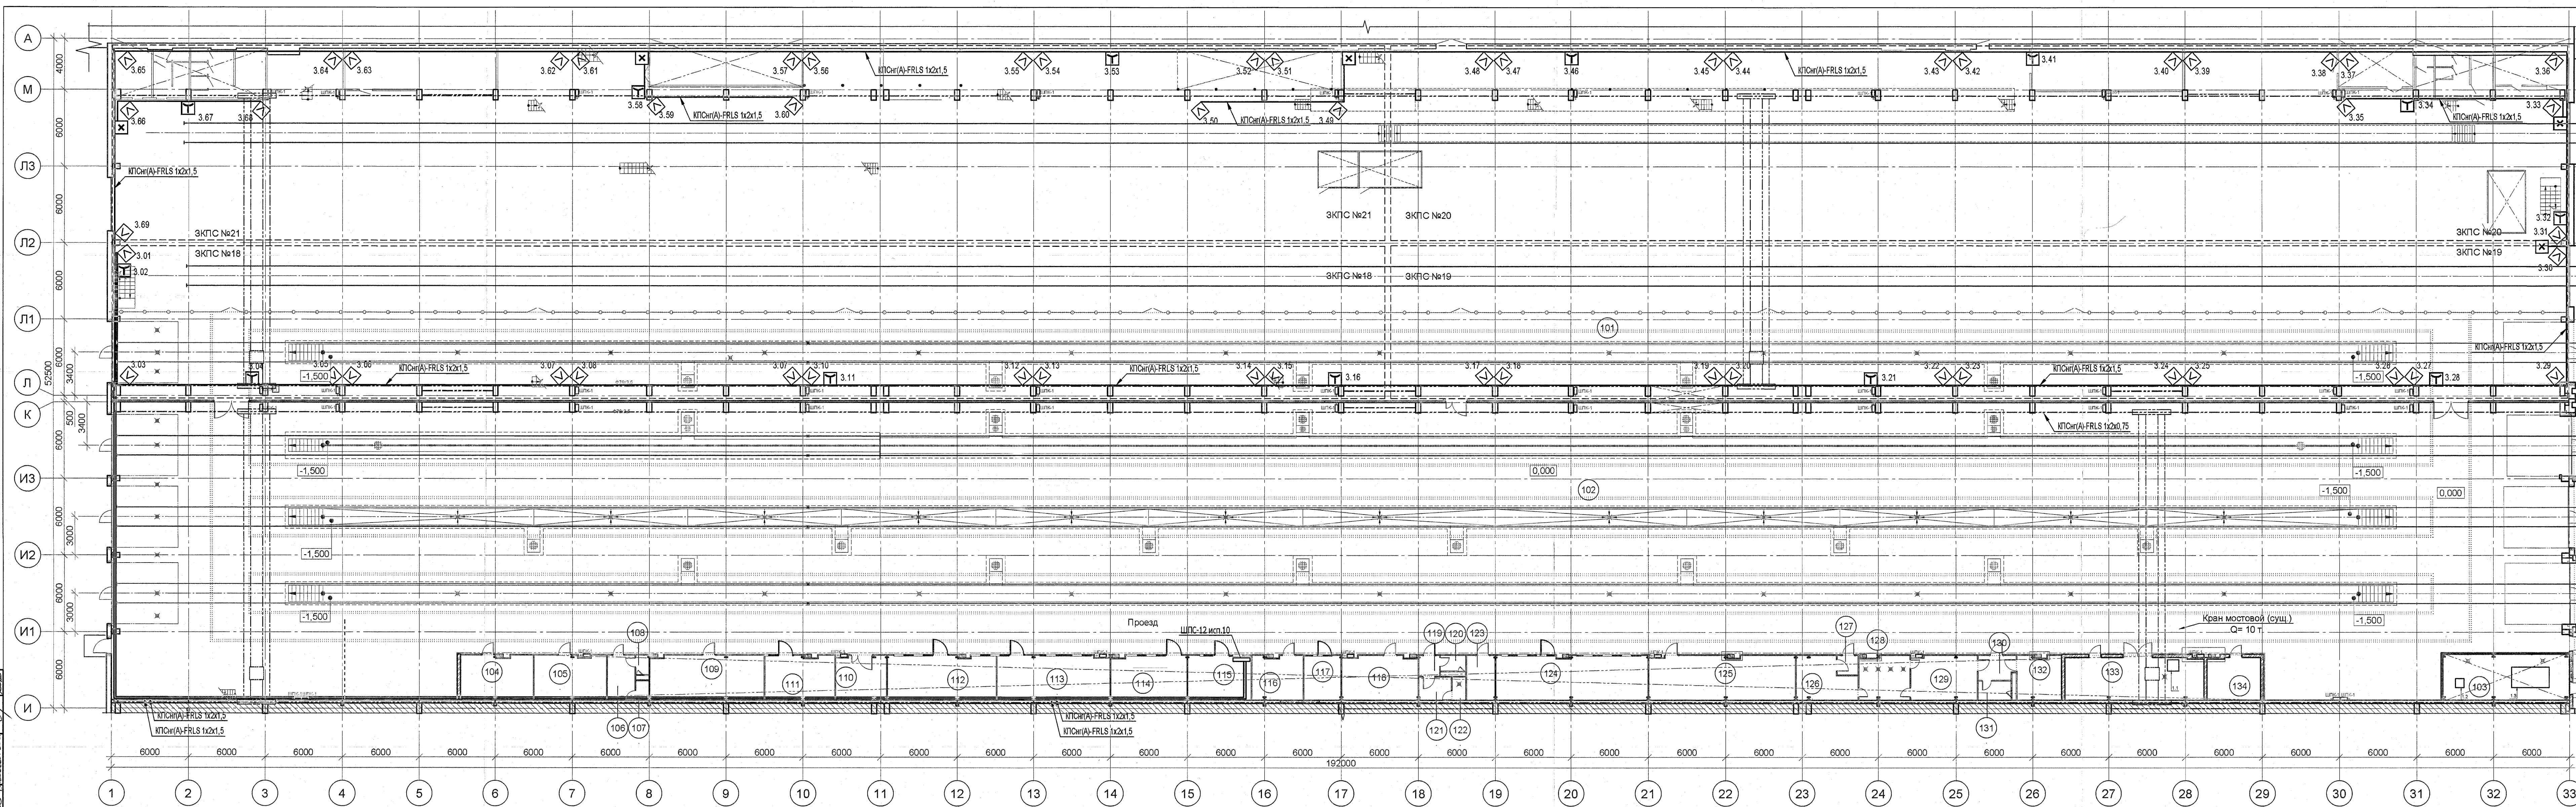

УСЛОВНЫЕ ОБОЗНАЧЕНИЯ

- Контроллер двухпроводной линии
- Модуль управления
- Извещатель пожарный ручной
- Модуль локализации короткого замыкания
- Извещатель пожарный пламени адресный (С2000-Спектр-807)

ПОДЛИННИК
В АО «ИПРОМАШПРОМ»

1727-1/9-52-ПС2			
АО «МЕТРОВАГОНМАШ»			
Изм. Кузнецова	Лист 1 из 1	Подпись	Дата
Разраб. Кузнецова	12.04.23	12.04.23	12.04.23
Проверил Александров	12.04.23	12.04.23	12.04.23
«Реконструкция цеха № 417 под размещение испытательного центра» расположенного по адресу: Московская область, г.о. Мытищи, ул. Колонцова, 4» (2-й этап)			
Пожарная сигнализация. План расположения оборудования и кабельных трасс			
Н. контр. Сухова	12.04.23	12.04.23	12.04.23
Рук.ЭТО Юрков	12.04.23	12.04.23	12.04.23
Стадия		Лист	Листов
Р		3	
АО «ИПРОМАШПРОМ»		ЭТО	

Номер помещения	Наименование	Площадь, м²	Кат. помещения
101	Участок контрольных испытаний рельсовых автобусов	1316,3	В2/Г-IIa
102	Участок контрольных испытаний вагонов метро	3922,8	В2/Г-IIa
103	Насосная станция пожаротушения	34,6	Д
104	Кладовая инструмента и оборудования	19,6	В3/Г-IIa
105	Кладовая расходных материалов	20,6	В3/Г-IIa
106	Тамбур санузла	7,4	-
107	Санузел мужской	1,5	-
108	Санузел мужской	1,5	-
109	Помещение для отдыха	30,9	-
110	Серверная	13,6	В3/Г-IIa
111	ОТК	18,9	-
112	Комната наладчиков 2	28,2	В3/Г-IIa
113	Комната наладчиков 1	31,3	В3/Г-IIa
114	Комната мастеров	20,7	-
115	Кабинет руководителей групп	17,2	-
116	Помещение хранения технической документации	13,5	В3/Г-IIa
117	Кабинет начальника участка	10,0	-
118	Кладовая спецодежды и СИЗ	20,0	В3/Г-IIa
119	Тамбур	2,5	-
120	Санузел женский	2,3	-
121	Гардероб женский	4,5	-
122	Душевая женская	1,8	-
123	КУИ	7,7	В4/Г-IIa
124	Комната наладчиков 3	40,6	В3/Г-IIa
125	Кладовая заказчика	39,3	В3/Г-IIa
126	Гардероб домашней одежды мужчин 1в и 1б	14,2	-
127	Тамбур гардероба	2,4	-
128	Душевая мужская	13,2	-
129	Гардероб спецодежды мужчин 1в и 1б	18,1	-
130	Тамбур	5,3	-
131	Санузел мужской	3,7	-
132	Гардероб мужчин 1а	12,3	-
133	Компрессорная	33,7	В3/Г-IIa
134	Электрощитовая	13,9	В3/Г-IIa