

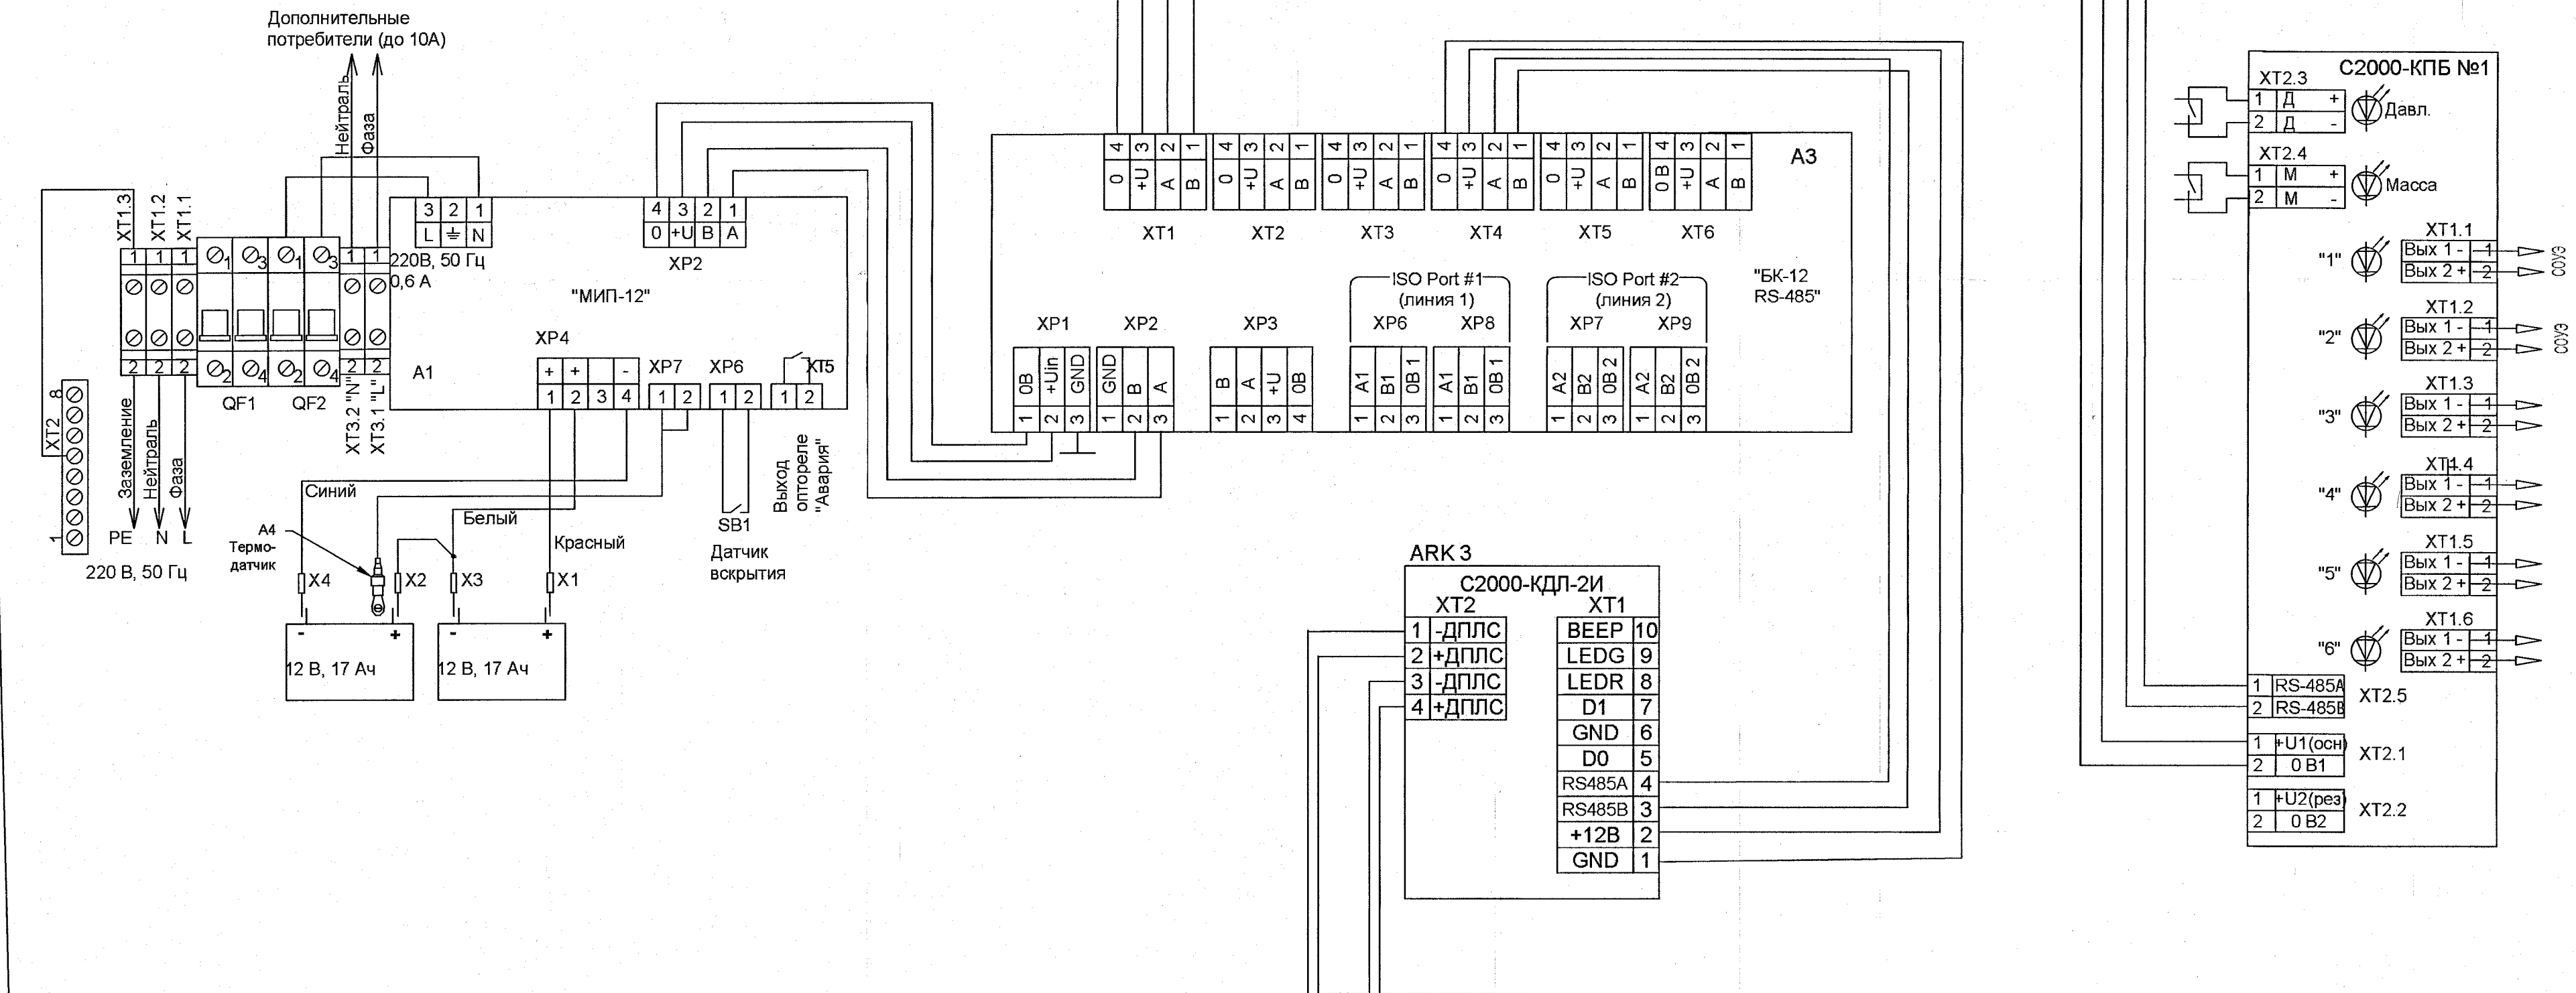
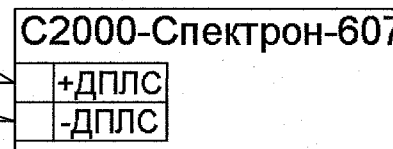


"ШПС-12 исп.10"

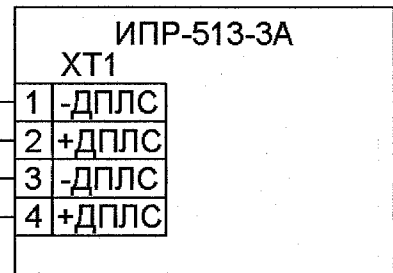

Шкаф пожарной сигнализации ШПС-12 исп.10 и блок контрольно-пусковой С2000-КПБ предусмотрен в рамках первого этапа проектирования

«0» и «+U» - подключение цепей питания потребителей
Выходы XT1 ... XT6 - 0,4А (макс.)
Выход XP3 - 0,6А (макс.)
Суммарный ток на все выходы - 2,0А (макс.)
«А1», «В1» - подключение линии 1 RS-485
«А2», «В2» - подключение линии 2 RS-485
Линии 1 и 2 изолированы от линий "А", "В" и между собой

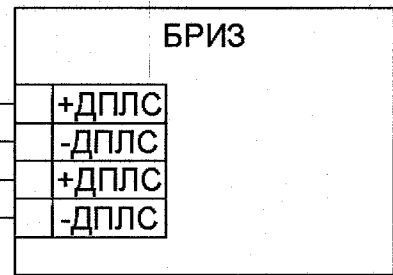

ПОДЛИННИК
В АО "ИПРОМАШПРОМ"

						1727-1/9-52-ПС2		
						АО «МЕТРОВАГОНМАШ»		
Изм.	Кол.уч.	Лист	№ док	Подпись	Дата	«Реконструкция цеха № 417 под размещение испытательного центра» расположенного по адресу: Московская область, г.о. Мытищи, ул. Колонцова, 4» (2-й этап)		
Разраб.	Кузнецова	12.04.23				Стадия	Лист	Листов
Проверил	Александров	12.04.23				Р	5	
Н. контр.	Сухова	12.04.23				Пожарная сигнализация и оповещение о пожаре. Схема подключения оборудования		
Рук.ЭТО	Юрков	12.04.23				АО "ИПРОМАШПРОМ" ЭТО		