


Название РУ	ЩРЗ
Мощ-	Р _у , кВт
ность	Р _р , кВт
	cosφ
	Ток
	Ip, А
	10,3кВт
	7,3кВт
	0,8
	13,7А

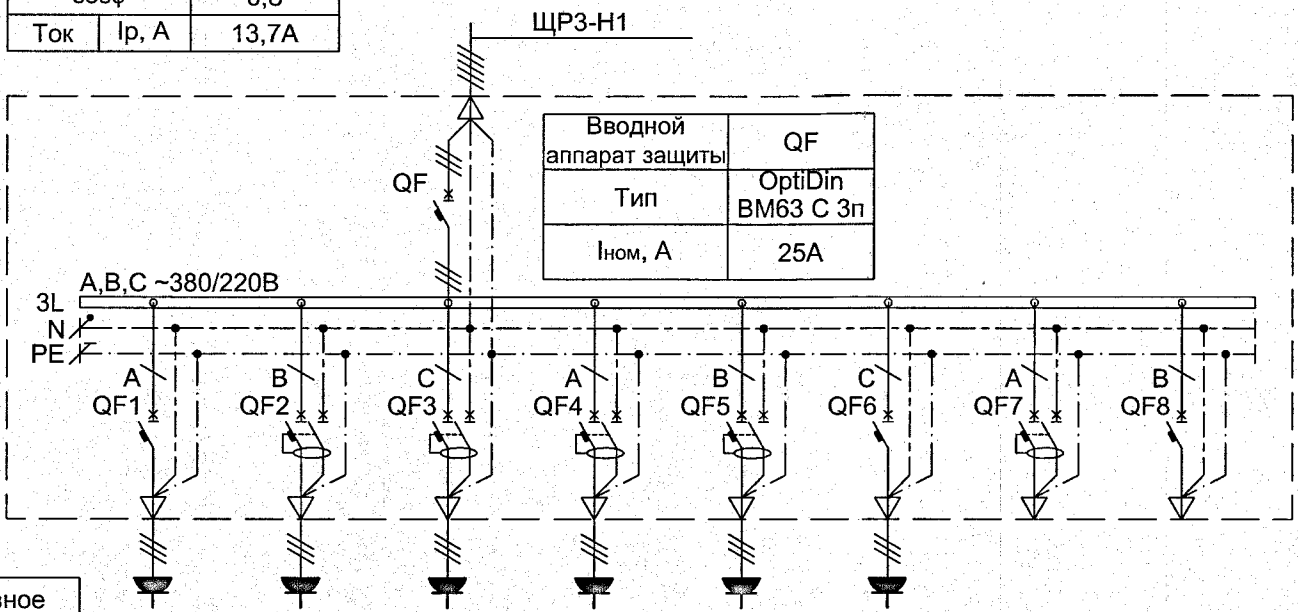

Электропотребитель	Условное обозначение								
	Маркировка	PK5, P4C3,0	P13-P15, PO1,2	P16, P17, PO3,4	P18, P19, PO5,6	P20, P21, PO7,8	ГГС	-	-
	Тип, наименование потребителя	Розеточная сеть (компьютер, часо-фикация)	Розеточная сеть, розеточная сеть (местное освещение)	Розеточная сеть, розеточная сеть (местное освещение)	Розеточная сеть, розеточная сеть (местное освещение)	Розеточная сеть, розеточная сеть (местное освещение)	Шкаф СС громко-говорящей связи	Резерв	Резерв
	Р, кВт	0,8	2,3	1,6	1,6	1,6	2,4	-	-
	cosφ	0,8	0,8	0,8	0,8	0,8	0,8	-	-
	Ip, А	4,6	13,1	9,1	9,1	9,1	13,7	-	-
	Ки	0,7	0,6	0,6	0,6	0,6	1	-	-
Аппарат защиты	Тип	OptiDin BM63 C 1п	OptiDin D63 C 1п+N 30мА	OptiDin D63 C 1п+N 30мА	OptiDin D63 C 1п+N 30мА	OptiDin D63 C 1п+N 30мА	OptiDin BM63 C 1п	OptiDin D63 C 1п+N 30мА	OptiDin BM63 C 1п
	Inom, А	16	16	16	16	16	16	16	16
Линия	Обозначение	PK5-H1	P15-H1	P17-H1	P19-H1	P21-H1	ГГС-H1	-	-
	Тип кабеля, шинпровода	ППГнг(А) -HF 3x2,5	ППГнг(А) -HF 3x2,5	ППГнг(А) -HF 3x2,5	ППГнг(А) -HF 3x2,5	ППГнг(А) -HF 3x2,5	ППГнг(А) -HF 3x2,5	-	-
	Длина, м	25	30	20	20	25	20	-	-
	Способ прокладки	в трубе, в кабель-канале	в трубе, в кабель-канале	в трубе, в кабель-канале	в трубе, в кабель-канале	в трубе, в кабель-канале	в трубе, в кабель-канале	-	-
	ΔU, %	0,7	2,3	1,1	1,1	1,4	1,6	-	-
	Место расположения	110,112	112	112	112	112	110	-	-

Примечания:

1. Коэффициент использования Ки применяется на вводе в щит.

ПОДЛИННИК
ВАО "ИПРОМАШПРОМ"

1727 - 1/9-52 - ЭМ1.1

АО «МЕТРОВАГОНМАШ»

Изм.	Кол.уч.	Лист	№ док.	Подп.	Дата	«Реконструкция цеха № 417 под размещение испытательного центра», расположенного по адресу: Московская область, г.о. Мытищи, ул. Колонцова, 4» (1-й этап)	Стадия	Лист	Листов
Разраб.	Сапожников				14.04.2023г.		Р	6	
Проверил	Куликова				14.04.2023г.				
Н. контр.	Сухова				14.04.2023г.	Схема принципиальная однолинейная щита ЩРЗ	АО "ИПРОМАШПРОМ" ЭТО		
Гл. спец.	Куликова				14.04.2023г.				