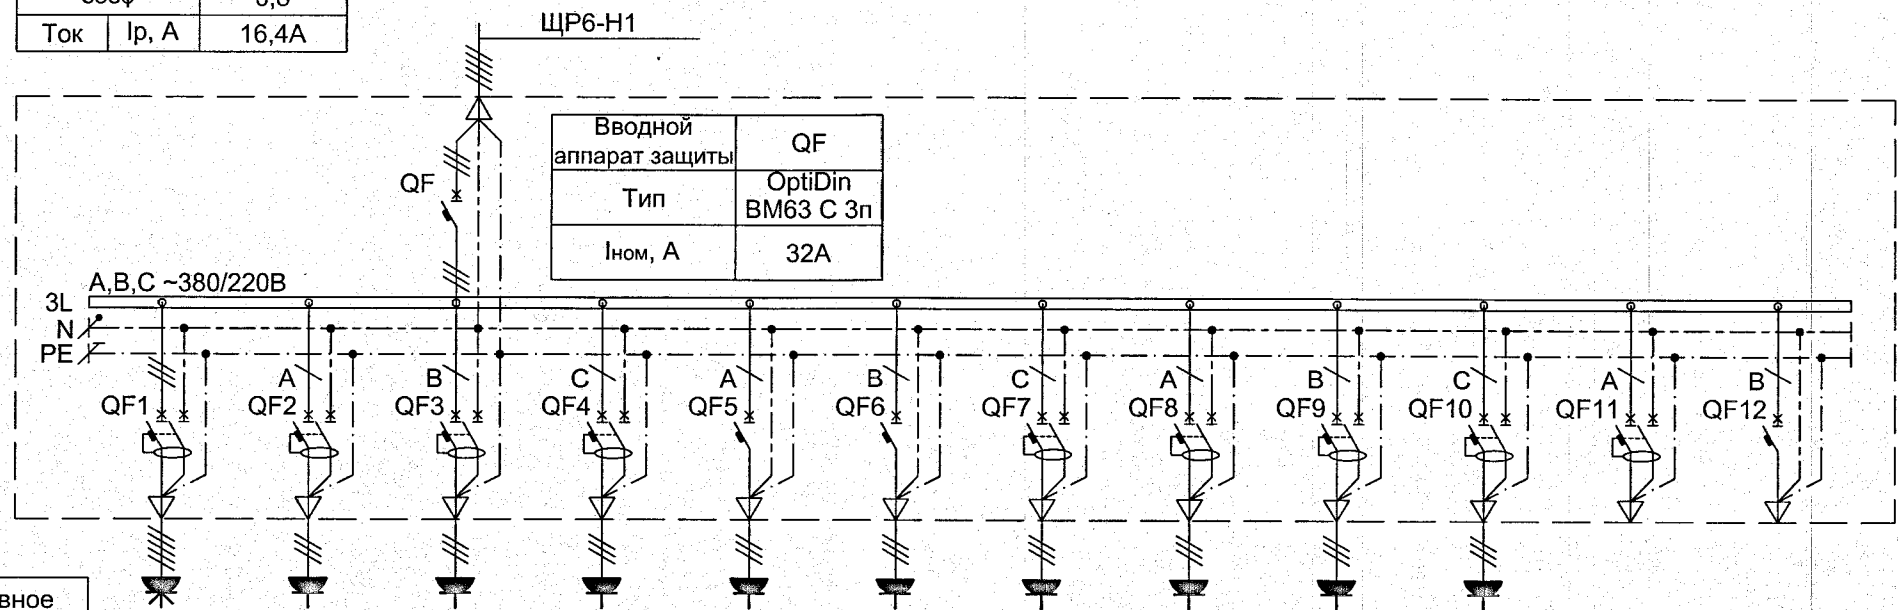


Название РУ	ЩР6
Мощ-	Р _у , кВт
ность	Р _р , кВт
cosφ	0,8
Ток	І _р , А
	16,4А

 
 


Электропотребитель	Условное обозначение												
	Маркировка	PT12	PT13	PC3	PC4	PK15,16,Р4С8	PK17-РК19	P37,Р38	P39,Р40,Р41	Р42,Р43,Р44	Р45,Р46	-	-
	Тип, наименование потребителя	Розеточная сеть	Розеточная сеть	Розеточная сеть питания рукошувителей	Розеточная сеть питания рукошувителей	Розеточная сеть (компьютер, часофикация)	Розеточная сеть (компьютер)	Розеточная сеть	Розеточная сеть	Розеточная сеть	Розеточная сеть	Резерв	Резерв
	Р, кВт	10	3	2,5	2,5	1,6	2,4	1,4	2,1	2,1	1,4	-	-
	cosφ	0,8	0,9	0,95	0,95	0,8	0,8	0,8	0,8	0,8	0,8	-	-
	І _р , А	19	15,2	12	12	9,1	13,7	8	12	12	8	-	-
Аппарат защиты	Ки	0,3	0,3	0,1	0,1	0,7	0,7	0,2	0,2	0,2	0,2	-	-
	Тип	OptiDin VD63 C 3п+N 30мА	OptiDin D63 C 1п+N 30мА	OptiDin D63 C 1п+N 30мА	OptiDin D63 C 1п+N 30мА	OptiDin BM63 C 1п	OptiDin BM63 C 1п	OptiDin D63 C 1п+N 30мА	OptiDin D63 C 1п+N 30мА	OptiDin D63 C 1п+N 30мА	OptiDin D63 C 1п+N 30мА	OptiDin D63 C 1п+N 30мА	OptiDin BM63 C 1п
Линия	І _{ном} , А	25	16	16	16	16	16	16	16	16	16	16	16
	Обозначение	PT12-Н1	PT13-Н1	PC3-Н1	PC4-Н1	PK16-Н1	PK16-Н1	P38-Н1	P41-Н1	P44-Н1	P46-Н1	-	-
	Тип кабеля, шинпровода	ППГнг(А) -HF 5х4	ППГнг(А) -HF 3х2,5	ППГнг(А) -HF 3х2,5	ППГнг(А) -HF 3х2,5	ППГнг(А) -HF 3х2,5	ППГнг(А) -HF 3х2,5	ППГнг(А) -HF 3х2,5	ППГнг(А) -HF 3х2,5	ППГнг(А) -HF 3х2,5	ППГнг(А) -HF 3х2,5	-	-
	Длина, м	20	20	20	20	20	30	20	25	30	20	-	-
	Способ прокладки	в лотке, в трубе	в лотке, в трубе	в трубе, в кабель-канале	в трубе, в кабель-канале	в трубе, в кабель-канале	в трубе, в кабель-канале	в трубе, в кабель-канале	в трубе, в кабель-канале	в трубе, в кабель-канале	в трубе, в кабель-канале	-	-
	ΔU, %	0,7	2	1,7	1,7	1,1	2,4	1	1,8	2,1	1	-	-
Место расположения		102	102	120	121	124	124	124	124	124	124	-	-
												-	-

ПОДЛИННИК
В АО "ИПРОМАШПРОМ"

Примечания:

1. Коэффициент использования Ки применяется на вводе в щит.

						1727 - 1/9-52 - ЭМ1.1			
						АО «МЕТРОВАГОНМАШ»			
Изм.	Кол.уч.	Лист	№ док.	Подп.	Дата	«Реконструкция цеха № 417 под размещение испытательного центра», расположенного по адресу: Московская область, г.о. Мытищи, ул. Колонцова, 4» (1-й этап)	Стадия	Лист	Листов
Разраб.	Сапожников				14.04.2023г.		Р	9	
Проверил	Куликова				14.04.2023г.				
						Схема принципиальная однолинейная щита ЩР6	АО "ИПРОМАШПРОМ" ЭТО		
Н. контр.	Сухова				14.04.2023г.				
Гл. спец.	Куликова				14.04.2023г.				