


Согласовано		Согласовано		Согласовано	
Изм.	№ подл.	Подп.	и дата	Взам.	инв. №
2023.15	6	15.10.2023			

Примечания:
2. В строке "Длина" через точку с запятой указано: первое значение - суммарная длина линии, второе значение - длина линии до самого дальнего потребителя.

Ав. выкл.:	Имя РУ		ЩОЗ
	Мощно- сть, кВт	P _y	3,08
		P _p	2,26
		cosφ	0,9
	Ток	I _p , А	3,8
	Защита	IP	44
Наименование и назначение			QF, Ввод
Тип.			OptiDin BM 63C 3p
Ином, А.			25

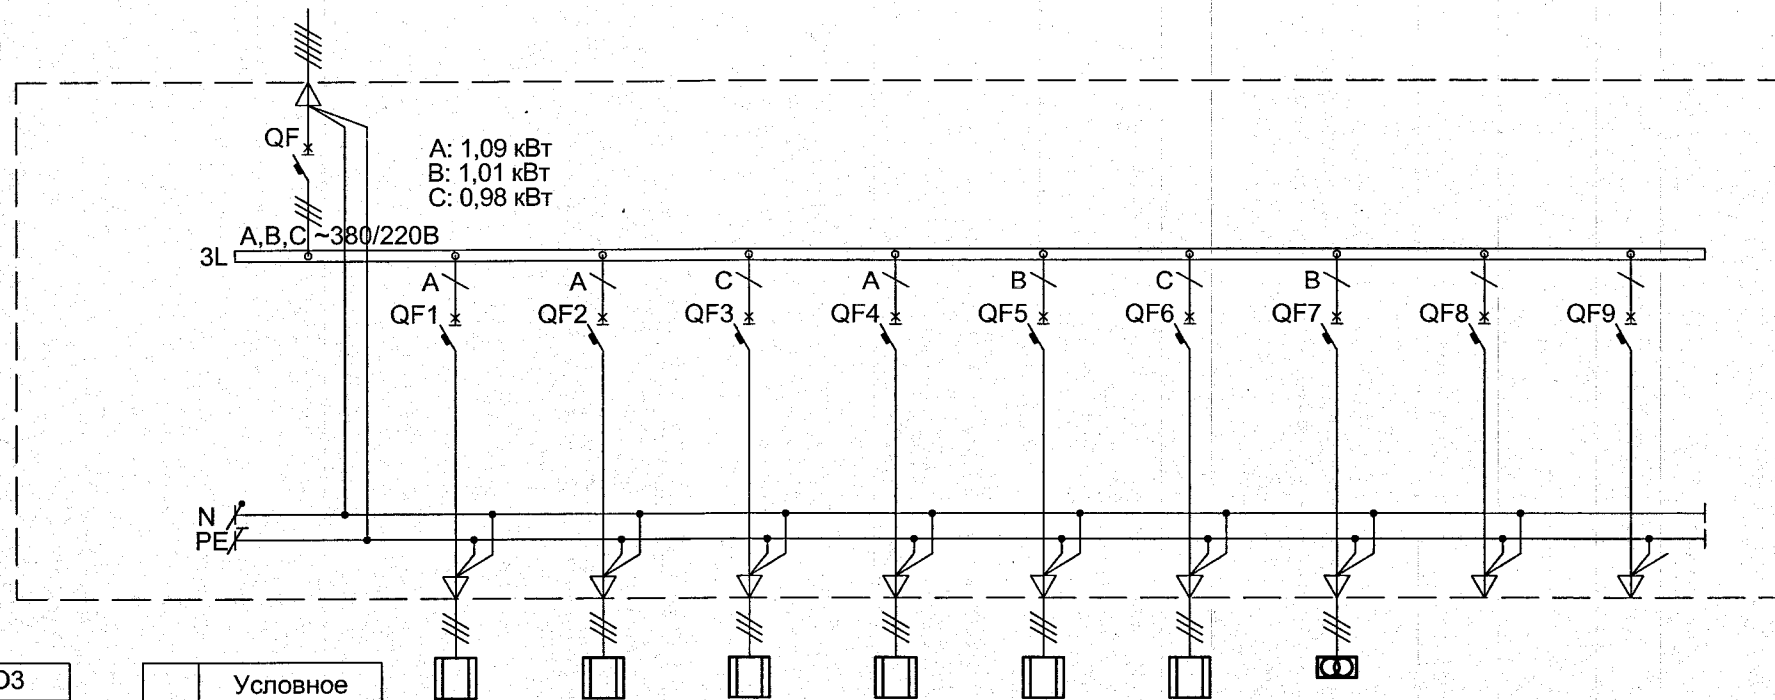

Потребитель линии	Условное обозначение										
	Маркировка		N4.1	N4.2	N4.3	N4.4	N4.5	N4.6	N6.9	-	-
	Тип, наим. потребителя, марка комплекта док-ии		Светильники рабочего освещения	Светильники рабочего освещения	Светильники рабочего освещения	Светильники рабочего освещения	Светильники рабочего освещения	Светильники рабочего освещения	Шкафы ремонтного освещения	Резерв	Резерв
	Мощность, кВт	P _y	0,34	0,32	0,46	0,43	0,51	0,52	0,50	-	-
		P _p	0,34	0,32	0,46	0,43	0,51	0,52	0,25	-	-
		cosφ	0,9	0,9	0,9	0,9	0,9	0,9	0,9	-	-
		Ток	I _p , А.	1,7	1,6	2,3	2,2	2,6	2,6	1,3	-
Авт. выкл.	Тип		OptiDin BM63 C 1p	OptiDin BM63 C 1p	OptiDin BM63 C 1p	OptiDin BM63 C 1p	OptiDin BM63 C 1p	OptiDin BM63 C 1p	OptiDin BM63 C 1p	OptiDin BM63 C 1p	OptiDin BM63 C 1p
	Ином, А		16	16	16	16	16	16	16	16	16
Линия	Обозначение		N4.1-H1	N4.2-H1	N4.3-H1	N4.4-H1	N4.5-H1	N4.6-H1	N6.9-H1	-	-
	Тип кабеля, шинпровода		ППГнг(А) -HF 3x2,5	ППГнг(А) -HF 3x2,5	ППГнг(А) -HF 3x2,5	ППГнг(А) -HF 3x2,5	ППГнг(А) -HF 3x2,5	ППГнг(А) -HF 3x2,5	ППГнг(А) -HF 3x2,5	-	-
	Длина, м.		105/50	116/58	134/84	155/108	178/134	230/164	34/28	-	-
	Способ прокладки		В лотке; г.тр. d25; каб. канал;	В лотке; г.тр. d25; каб. канал;	В лотке; г.тр. d25; каб. канал;	В лотке; г.тр. d25; каб. канал;	В лотке; г.тр. d25; каб. канал;	В лотке; г.тр. d25; каб. канал;	В лотке; г.тр. d25;	-	-
	ΔU, %		0,5	0,6	1,2	1,4	1,7	2,6	0,2	-	-
	№ помещ.		103,133,134	126-132	119-125	114-118	110,112,113	104-109, 111	133,134	-	-

Этап 1

1727 - 1/9-52 - ЭО1					
АО «МЕТРОВАГОНМАШ»					
Изм.	Кол.уч.	Лист	№ док.	Подп.	Дата
Разраб.	Селихов				14.04.2023г.
Проверил	Куликова				14.04.2023г.
«Реконструкция цеха № 417 под размещение испытательного центра», расположенного по адресу: Московская область, г.о. Мытищи, ул. Колонцова, 4» (1-й этап)					
Схема принципиальная однолинейная щита ЩОЗ					
Н. контр.	Сухова				14.04.2023г.
Рук. ЭТО	Юрков				14.04.2023г.
Стадия	Лист				
Р	6				
АО "ИПРОМАШПРОМ"		ЭТО			