


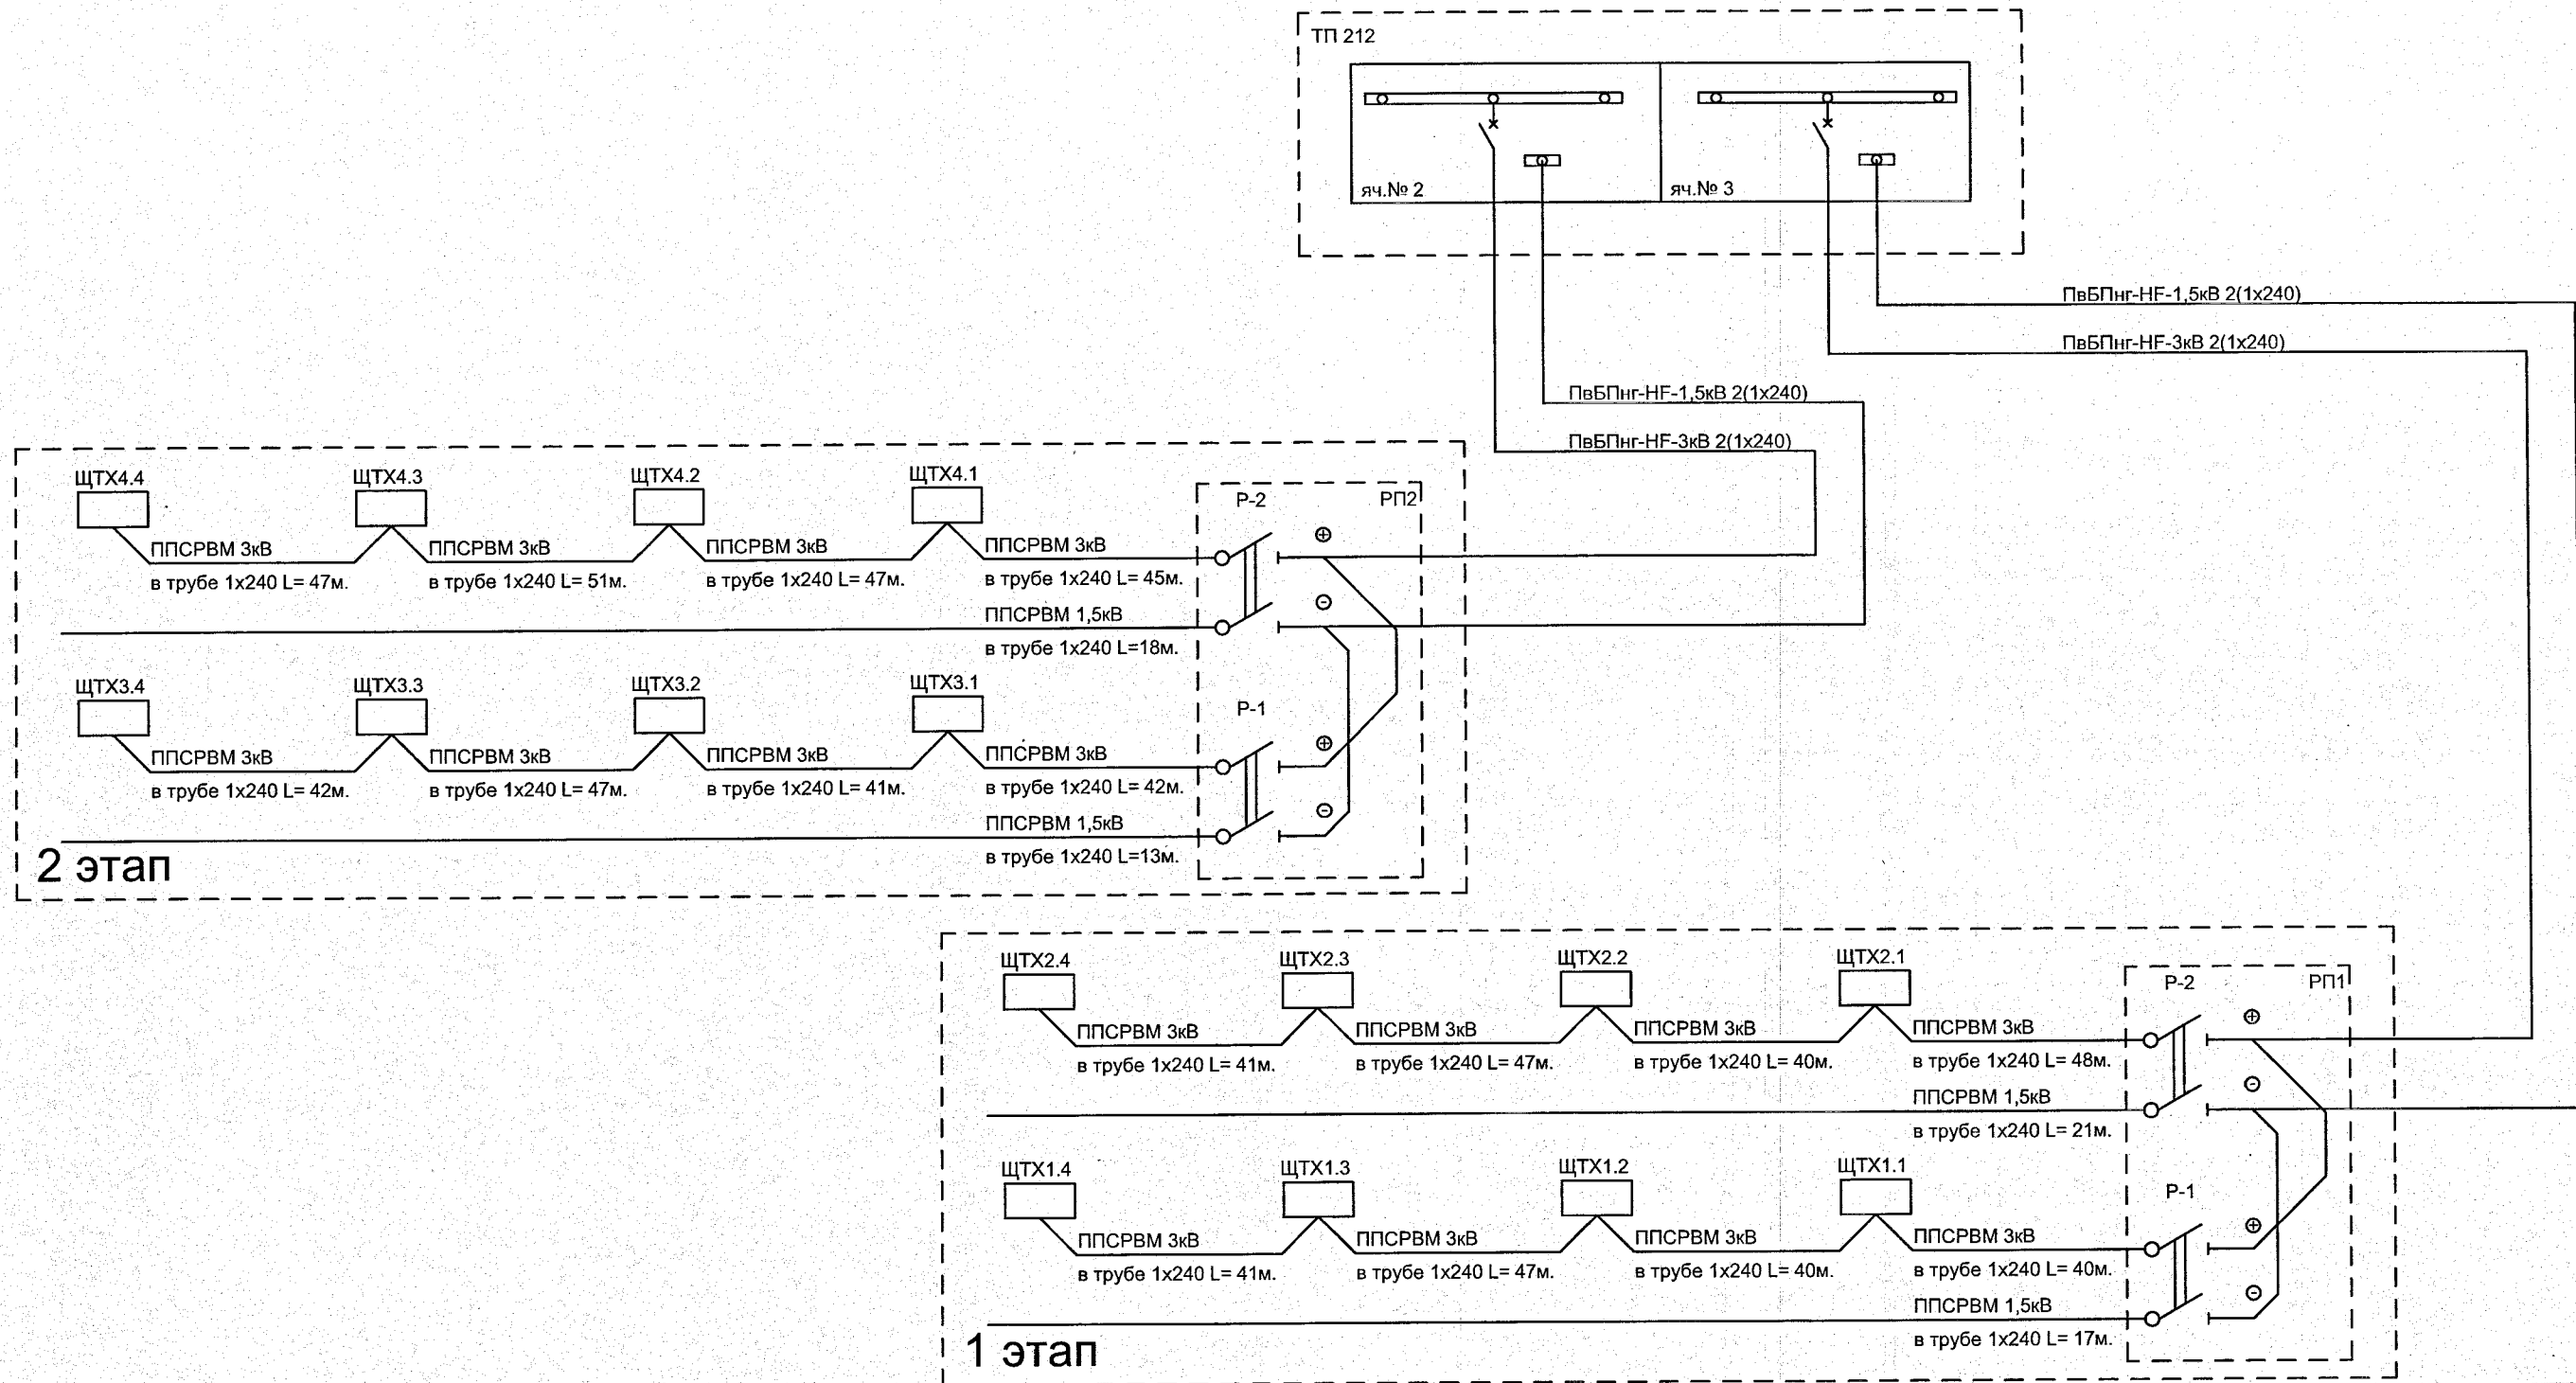

ПОДЛИННИК
В АО "ИПРОМАШПРОМ"

Сводная таблица кабелей 1 этапа

Число и сечение жил	Марка			
	ППСРВМ 1,5кВ	ППСРВМ 3кВ	-	-
1х240	40	350		
-	-	-		

						1727 - 1/9-52 - ЭМ2.1			
						АО «МЕТРОВАГОНМАШ»			
Изм.	Кол.уч.	Лист	№ док.	Подп.	Дата	«Реконструкция цеха № 417 под размещение испытательного центра», расположенного по адресу: Московская область, г.о. Мытищи, ул. Колонцова, 4» (1-й этап)	Стадия	Лист	Листов
Разраб.	Сапожников				17.04.2023г.		Р	2	
Проверил	Александров				17.04.2023г.				
Н. контр.	Александров				17.04.2023г.	Схема принципиальная однолинейная сети 825В	АО "ИПРОМАШПРОМ" ЭТО		
Рук. ЭТО	Юрков				17.04.2023г.				